




ESTRATTO CARTA TECNICA REGIONALE

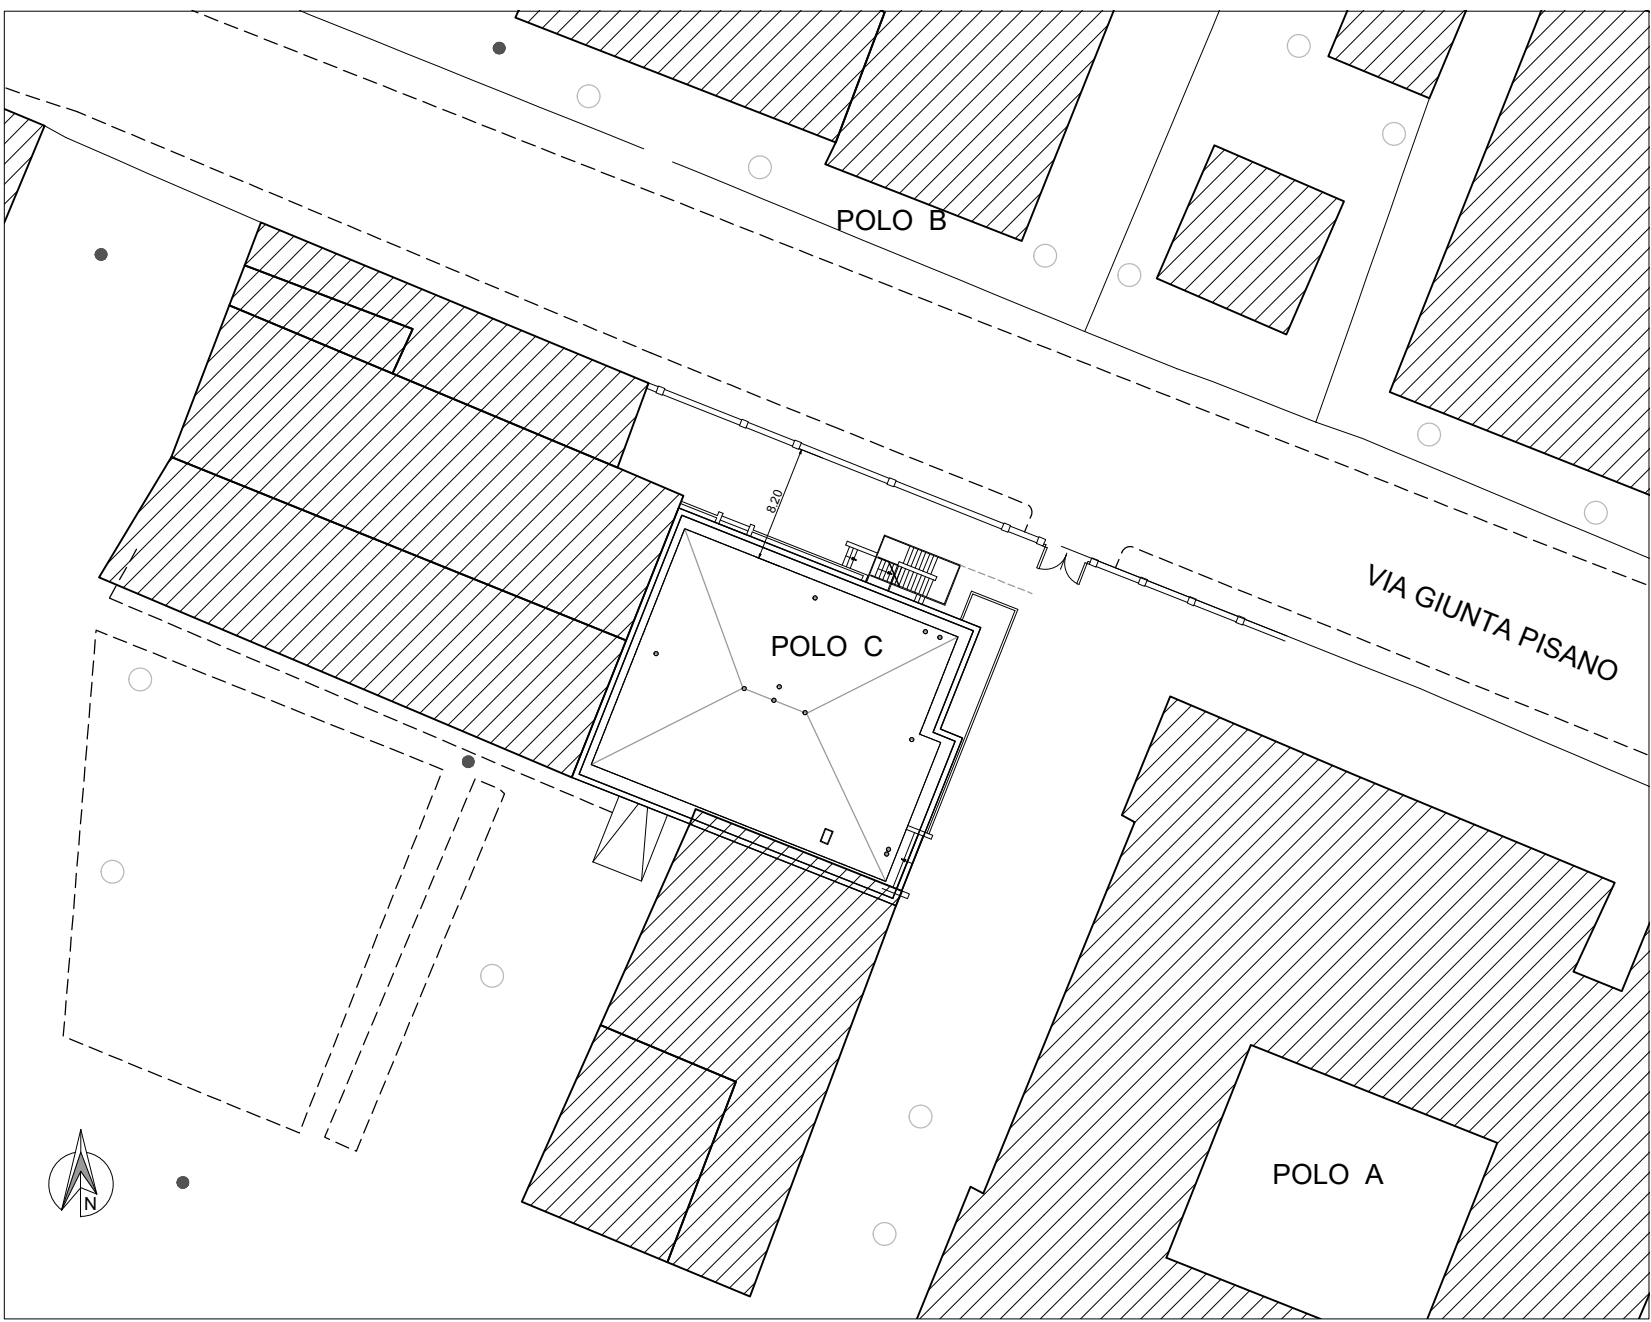

PLANIMETRIA
Scala 1:500

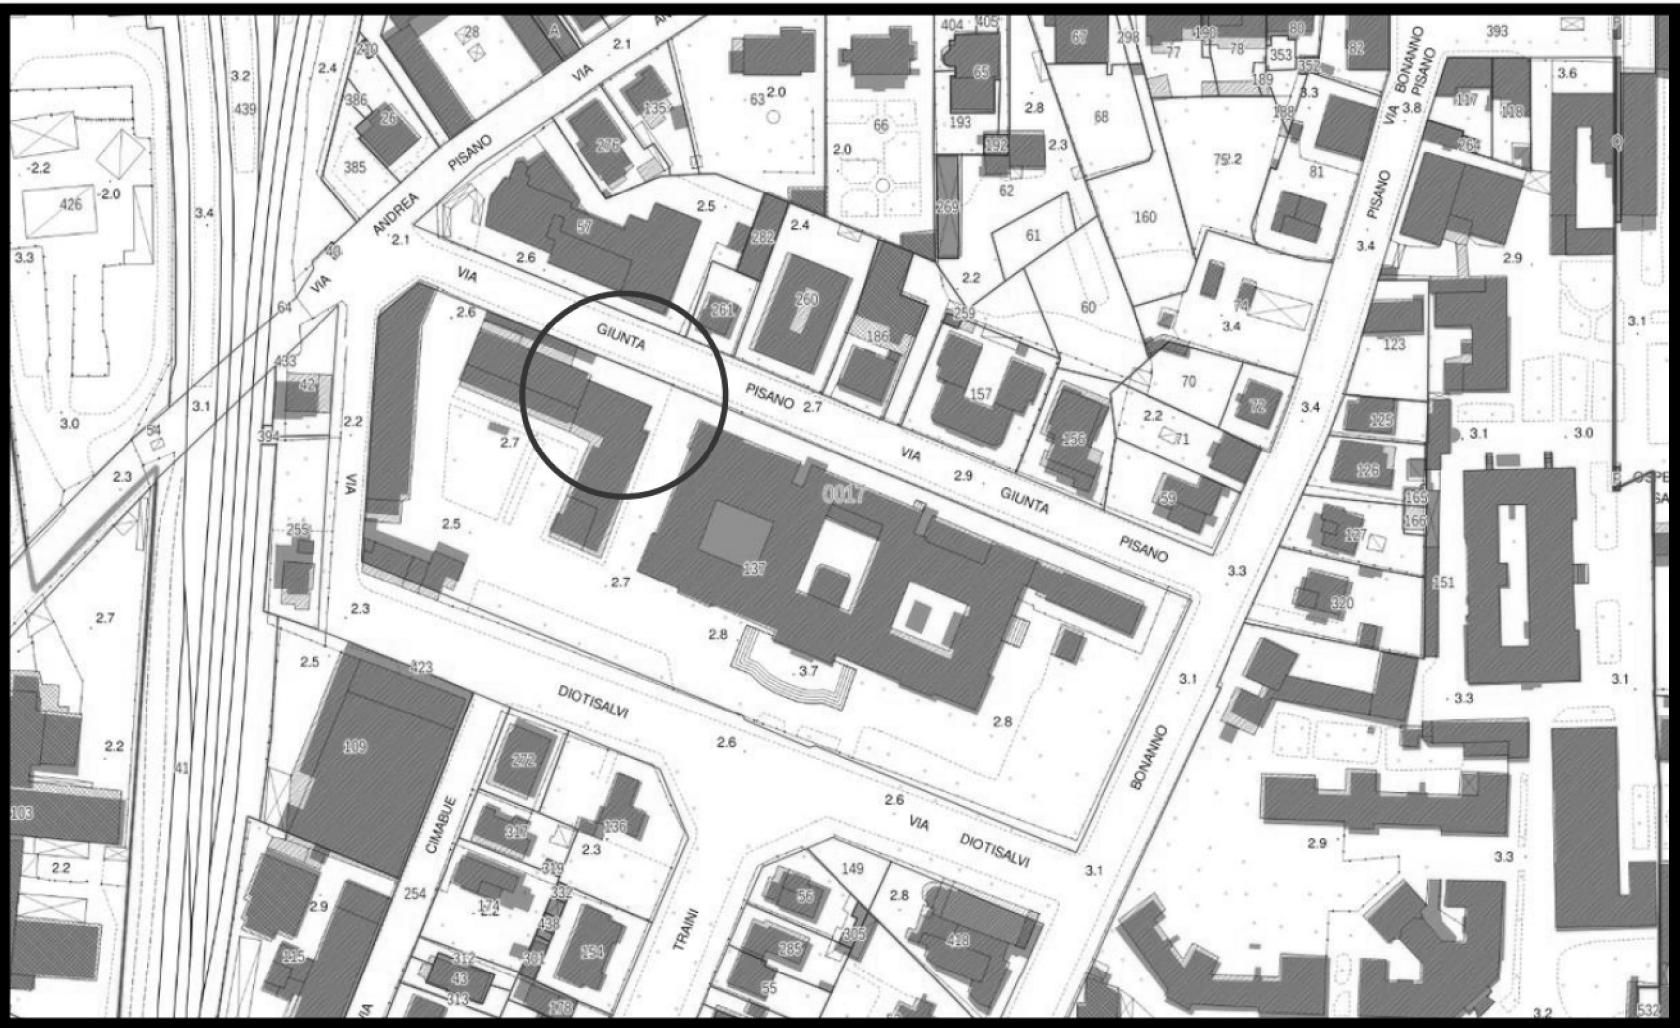

ESTRATTO PLANIMETRIA CATASTALE

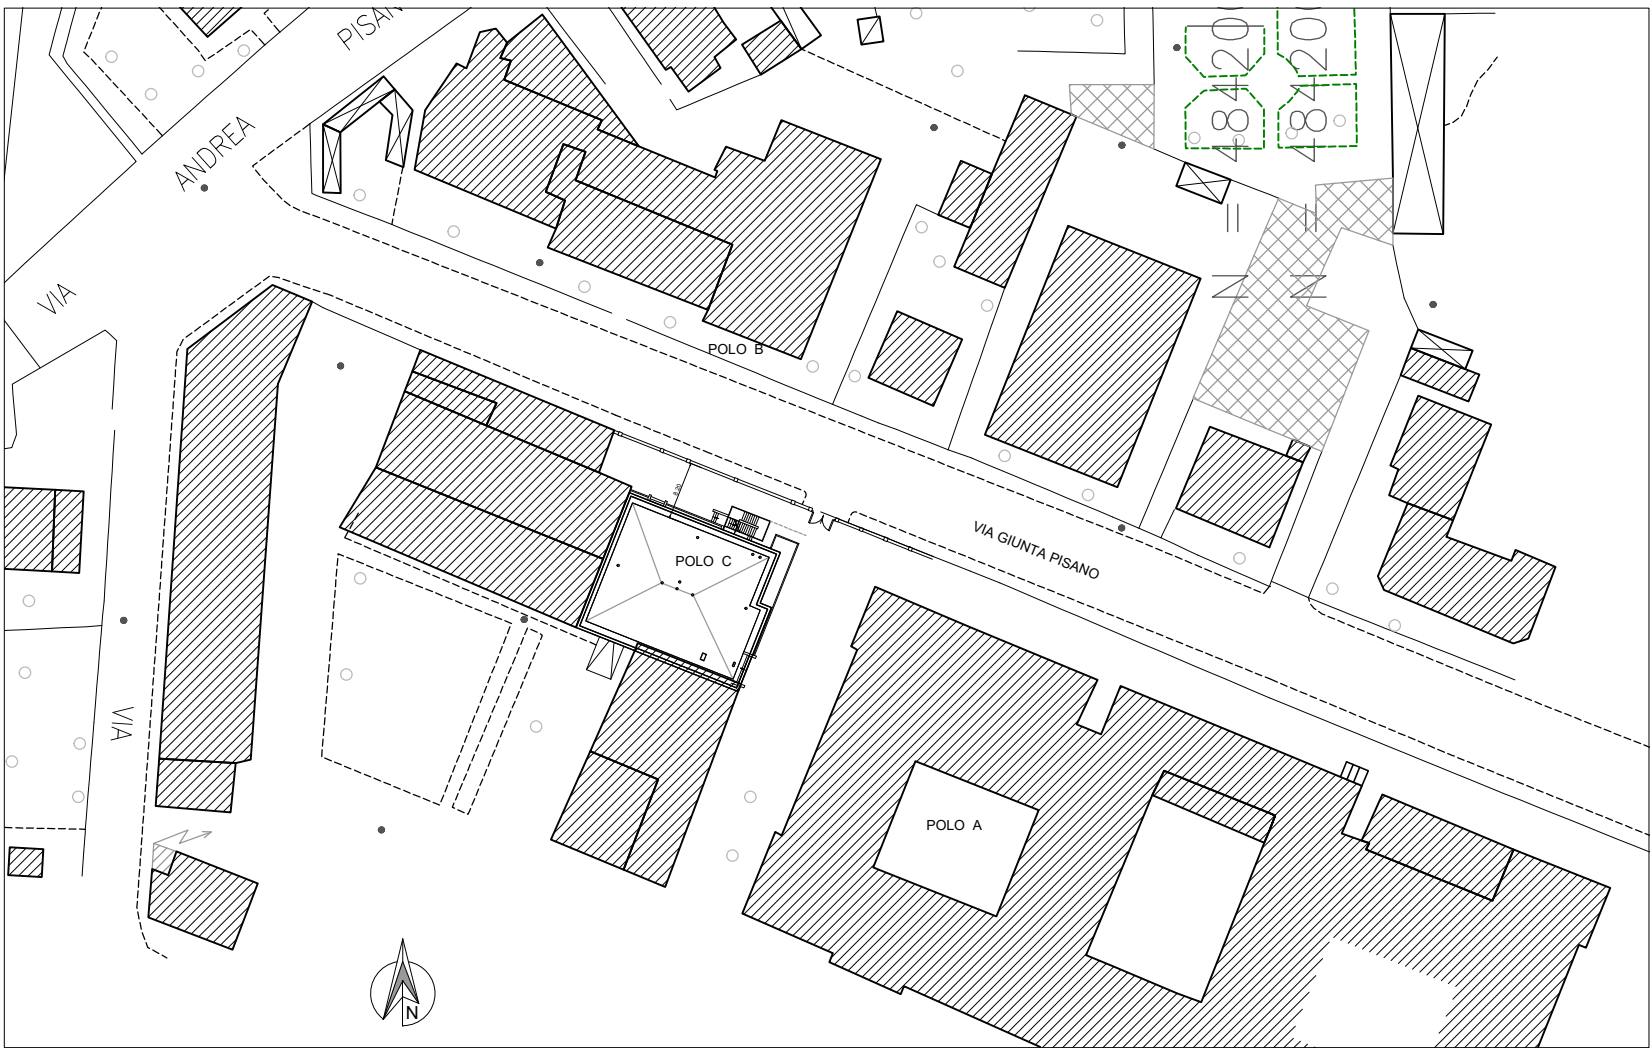

PLANIMETRIA
Scala 1:1000



ESTRATTO FOTO AEREA



Via Bronzino, n. 9 - 20133 Milano (MI)
Tel. + 39 02 49536714 Fax: + 39 02 49536703
E-mail: info@vegasrl.com - www.vegasrl.com

RESPONSABILE
COORDINAMENTO DELLE
PRESTAZIONI
SPECIALISTICHE

Ing. Livio Radini
Vega Engineering S.r.l.
Ordine degli Ingegneri della Provincia di Lucca, n°776 Sez. A



OPERE CIVILI
Ing. Patrick Bacci
Ordine degli Ingegneri della Provincia di Pisa, n°1982 Sez. A

STRUTTURE
Ing. Stefano Serracchiani
Ordine degli Ingegneri della Provincia di Roma, n°30639 Sez. A

IMPIANTI MECCANICI
Ing. Andrea Piazzini
Ordine degli Ingegneri della Provincia di Prato, n°570 Sez. A

IMPIANTI ELETTRICI
Ing. Livio Radini
Ordine degli Ingegneri della Provincia di Lucca, n°776 Sez. A

ANTINCENDIO
Ing. Livio Radini
Ordine degli Ingegneri della Provincia di Lucca, n°776 Sez. A

COORDINATORE PER LA SICUREZZA
IN FASE DI PROGETTAZIONE (C.S.P.)
Ing. Federico Gabbielli

GEOLOGIA
Geol. Roberto Maggiore
Ordine dei Geologi della Toscana, n°1666 Sez. A

00	Febbraio 2023	Emissione			
REV.	DATA / DATE	DESCRIZIONE / DESCRIPTION			PER ACCETTAZIONE / FOR APPROVAL
<div> UNIVERSITÀ DI PISA</div> <div>Rettore: Prof. Riccardo Zucchi</div> <div>Direzione edilizia</div> <div>Responsabile Unico del Procedimento: Ing. Fabio Bianchi</div>			PROGETTO / PROJECT		
			POLO C - PROGETTO DEFINITIVO LAVORI DI ADEGUAMENTO ANTINCENDIO DEL POLO DIDATTICO INGEGNERIA (POLO C) - EDIFICIO B44, Via Diotisalvi, 2 - Pisa (PI)		
			TITOLO / TITLE		NUMERO / NUMBER
		Architettonico			
		STATO DI FATTO			
		Planimetrie di inquadramento generale	A-001.0		
FORMATO FOGLIO SHEET DIMENSION A1	SCALA SCALE	FOGLIO SHEET	REF. TSA_NUMBER:		
FILE:					